



Planta piano terra \_ scala 1/100

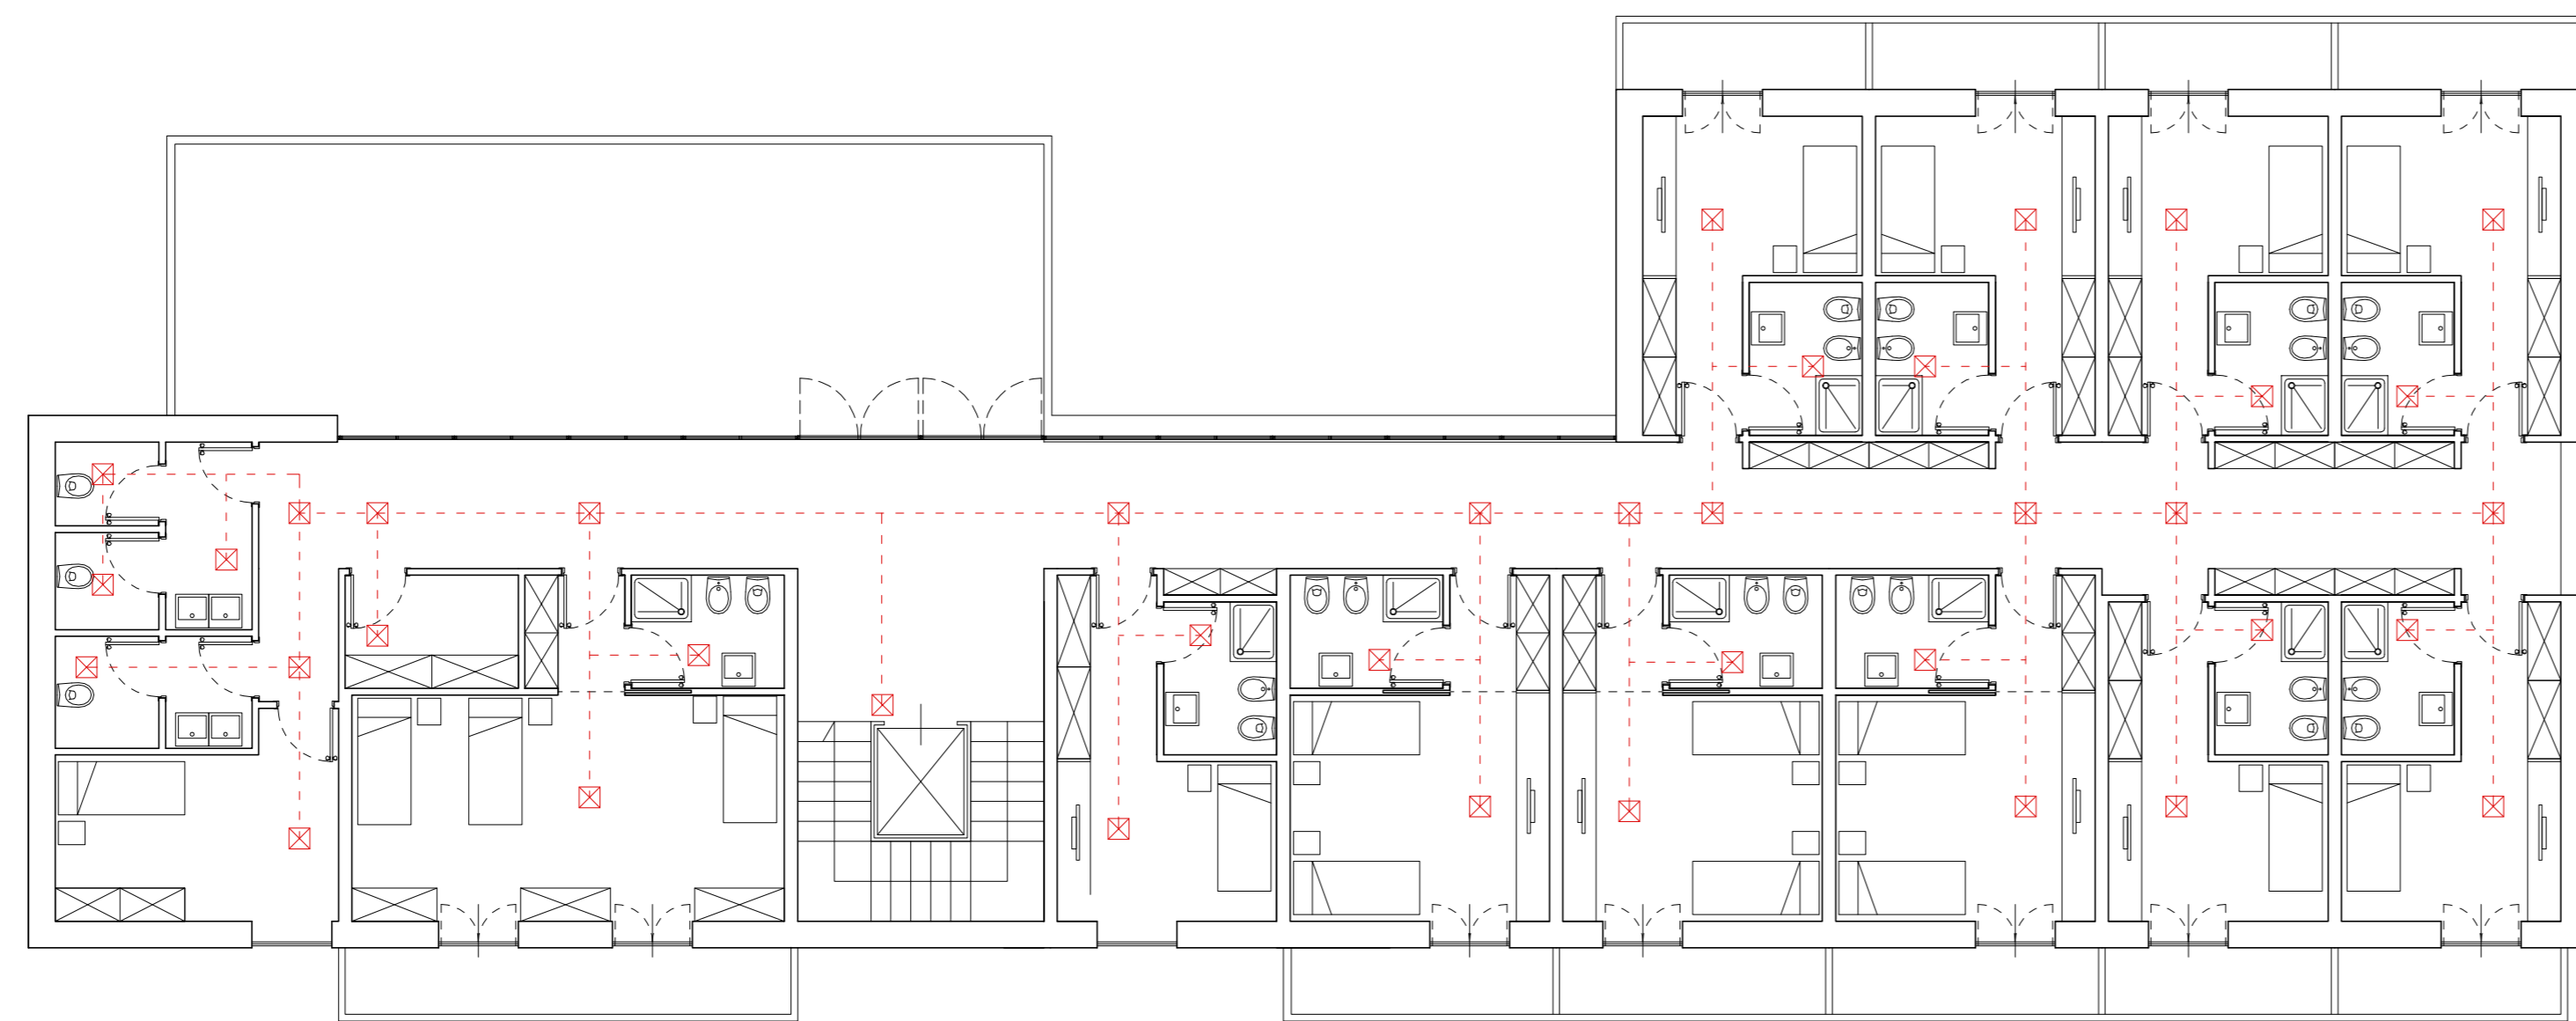

Planta piano primo \_ scala 1/100

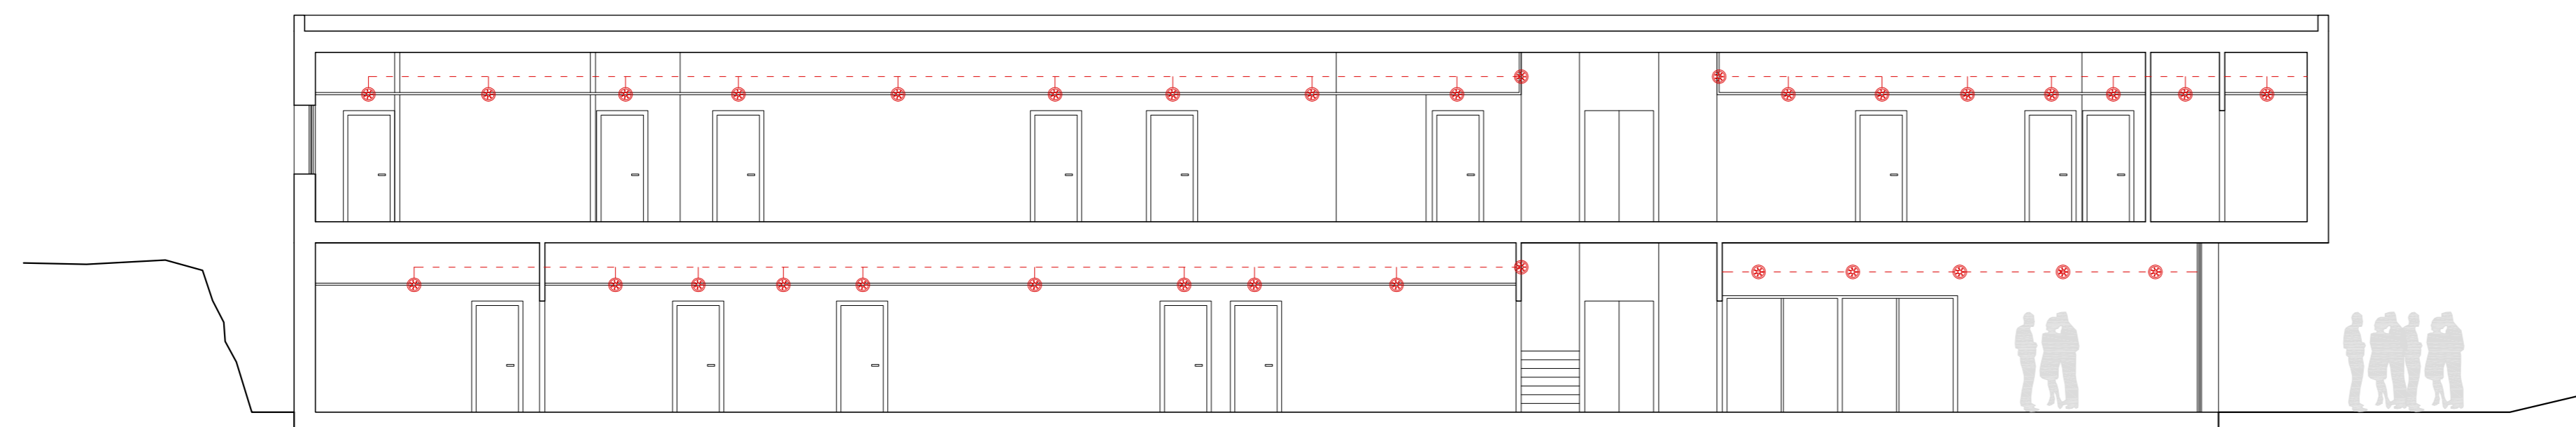

Sezione AA \_ scala 1/100

LEGENDA	
SIMBOLO	DESCRIZIONE
QEG	QUADRO ELETTRICO GENERALE
⊙	Corpo illuminante LED ad incasso nel controsoffitto
⊠	scatole di derivazione

COMUNE DI MEANA SARDO  
PROVINCIA DI NUORO

COSTRUZIONE DI UNA STRUTTURA DESTINATA A  
COMUNITA' ALLOGGIO ANZIANI  
- MEANA SARDO - PIA NU 13 - 14  
"INFRASTRUTTURE E IMPIANTI PRODUTTIVI - TURISMO AMBIENTE"

I PROGETTISTI: timbro e firma

Ing. Giampiero Lavena

Arch. Marco Terzitta

Dott. Geol. Domenico Praticò

RESP. DEL PROCEDIMENTO:  
RUP: Dott. Ing. Antonello Casula

IL SINDACO:  
Dott. Angelo Nocco

EL20

SCHEMA IMPIANTO ELETTRICO

Data: Novembre 2014 Resp. Progetto:

Archivio: Elaborazione: scala 1:100

File: Verifica:

Modello: Approvazione:

Elaborato: Agg. 1 del:

Rev.: 1 del: Agg. 2 del:

PROGETTO PRELIMINARE