



COMUNE DI MEANA SARDO
Provincia di Nuoro

COSTRUZIONE DI UNA PALESTRA POLIFUNZIONALE
- MEANA SARDO - PIA NU 13-14
"INFRASTRUTTURE E IMPIANTI PRODUTTIVI -
TURISMO AMBIENTE"
- PROGETTO PRELIMINARE -

ELABORATO: **PIANTE SCHEMA IMPIANTO ELETTRICO**
TAVOLA **4**

DATA: Novembre 2014
AGG.:
SCALA: 1:100
ARCHIVIO: 1028/14


COLLABORATORI:
Geom. Alessio Gallizzi
Dott. Armando Evangelisti
PROGETTISTI:
Dott. Ing. Enrico SINI (Capogruppo)
Dott. Arch. Maria Gabriella SERRA

COMMITTENTE:
Amministrazione Comunale di Meana Sardo

Licenza Autodesk LT 2010 n. 351-45165210

LEGENDA		IMPIANTO DOMOTICO	
	Quadro elettrico generale		Centralina scenari comando illuminazione campo
	Quadro elettrico di zona		Pannello comando Touch Screen illuminazione campo
	Avvisatore ottico-acustivo servizi igienici disabili		Attuatore comando da incasso
	Pulsante a tirante		Sensore ad infrarosso passivo da soffitto
	Interruttore bipolare		
	Interruttore unipolare		
	Presse bipasso 2P+T 10/16A		
	Torretta a pavimento 12 moduli contenente: n° 3 presse bipasso 2P+T 10/16A n° 3 presse Schuko n° 3 presse RJ45 forni/dati		
	Aspiratore areazione forzata 480 m³/h completo di presse bipasso 10/16A 2P+T		
	Aspiratore areazione forzata 50 m³/h completo di presse bipasso 10/16A 2P+T		
	Punto di alimentazione		
	Presse CEE 2P+T 16A		
	Presse CEE 3P+T 32A		
	Apparecchio a soffitto tipo "Guzzini iPlan Easy LED MT18" 32W		
	Apparecchio a parete tipo "Guzzini Ellipse LED 8,7W 800 lm"		
	Apparecchio a soffitto tipo "Guzzini Ellipse LED 8,7W 800 lm"		
	Apparecchio a soffitto tipo "Guzzini Ellipse LED 4,3W 400 lm"		
	Apparecchio a soffitto tipo "LP Energy L360 LED 80W 7272 lm"		
	Proiettore tipo "LP Energy TOP LED 150W"		
	Lampada emergenza tipo "Linergy Evolution LED 24W 700 lm 2h" IP42 S.E.		
	Lampada emergenza tipo "Linergy Evolution LED Movie 24W 332 lm SE/12 SA 11" IP42 S.A.		
	Pulsante attivazione badenia impianto allarme		
	Badenia impianto allarme		

PIANTA SCHEMA IMPIANTO ELETTRICO PRESE

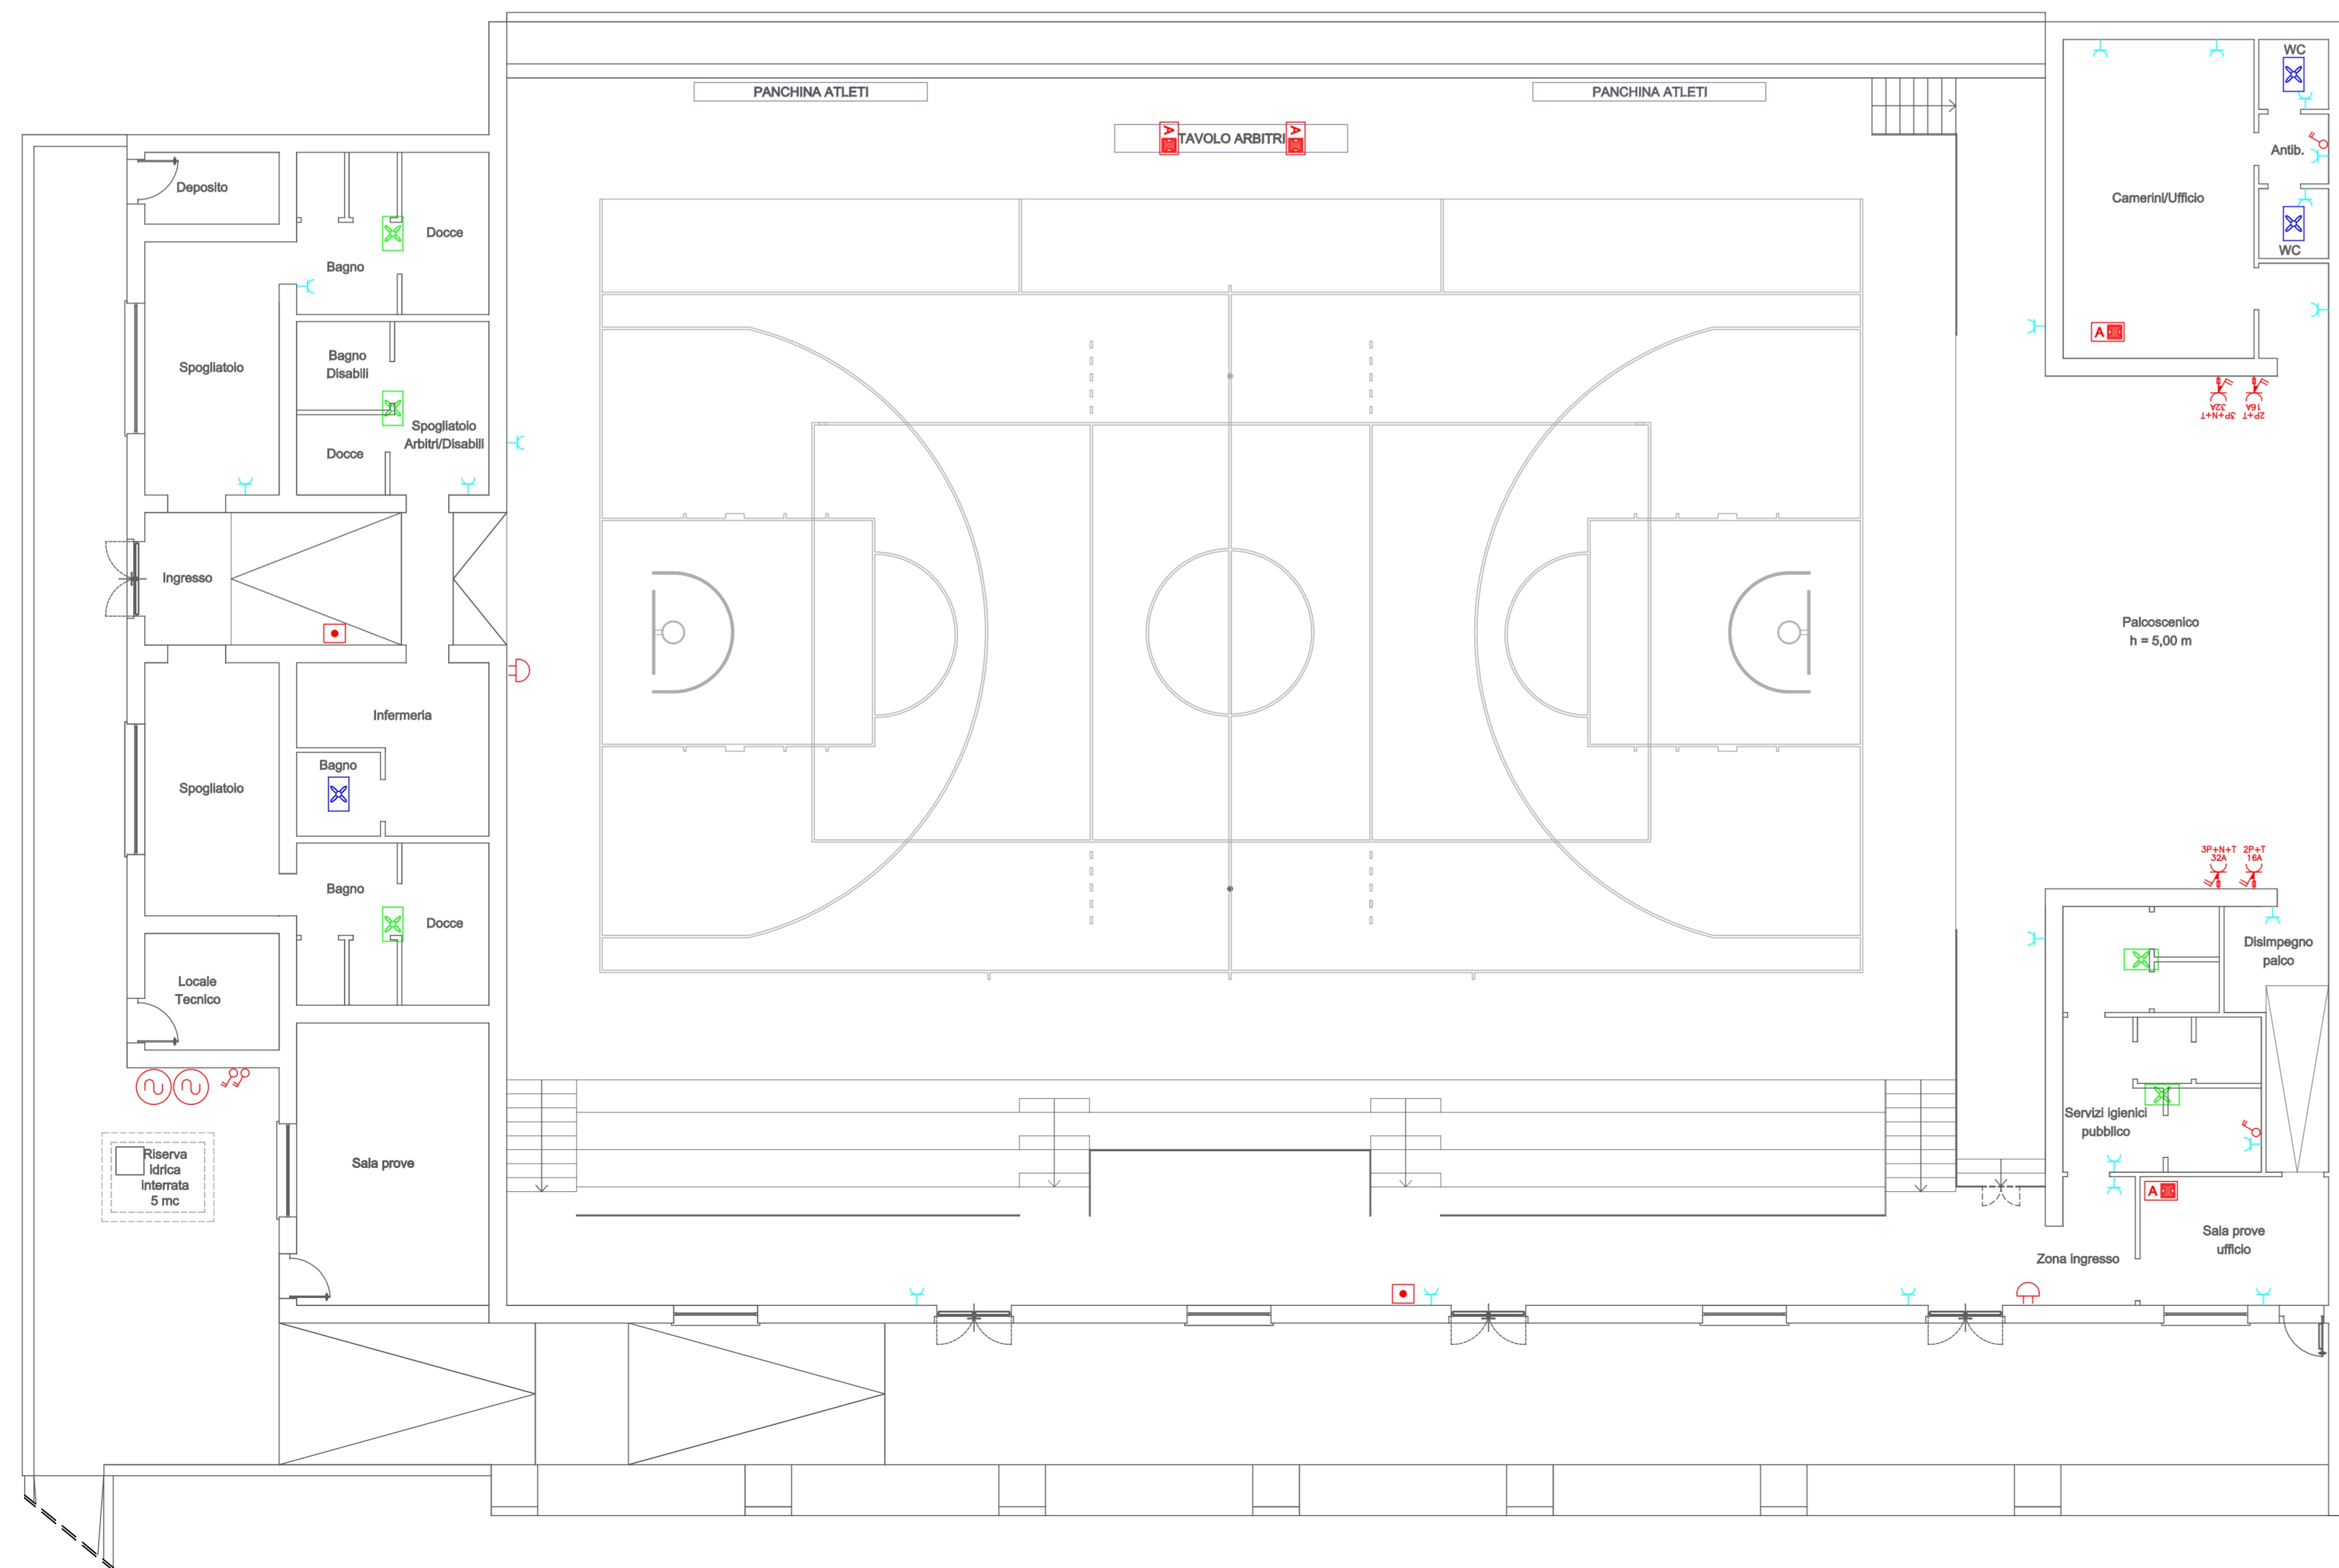

PIANTA SCHEMA IMPIANTO ELETTRICO ILLUMINAZIONE ORDINARIA E DI EMERGENZA

